


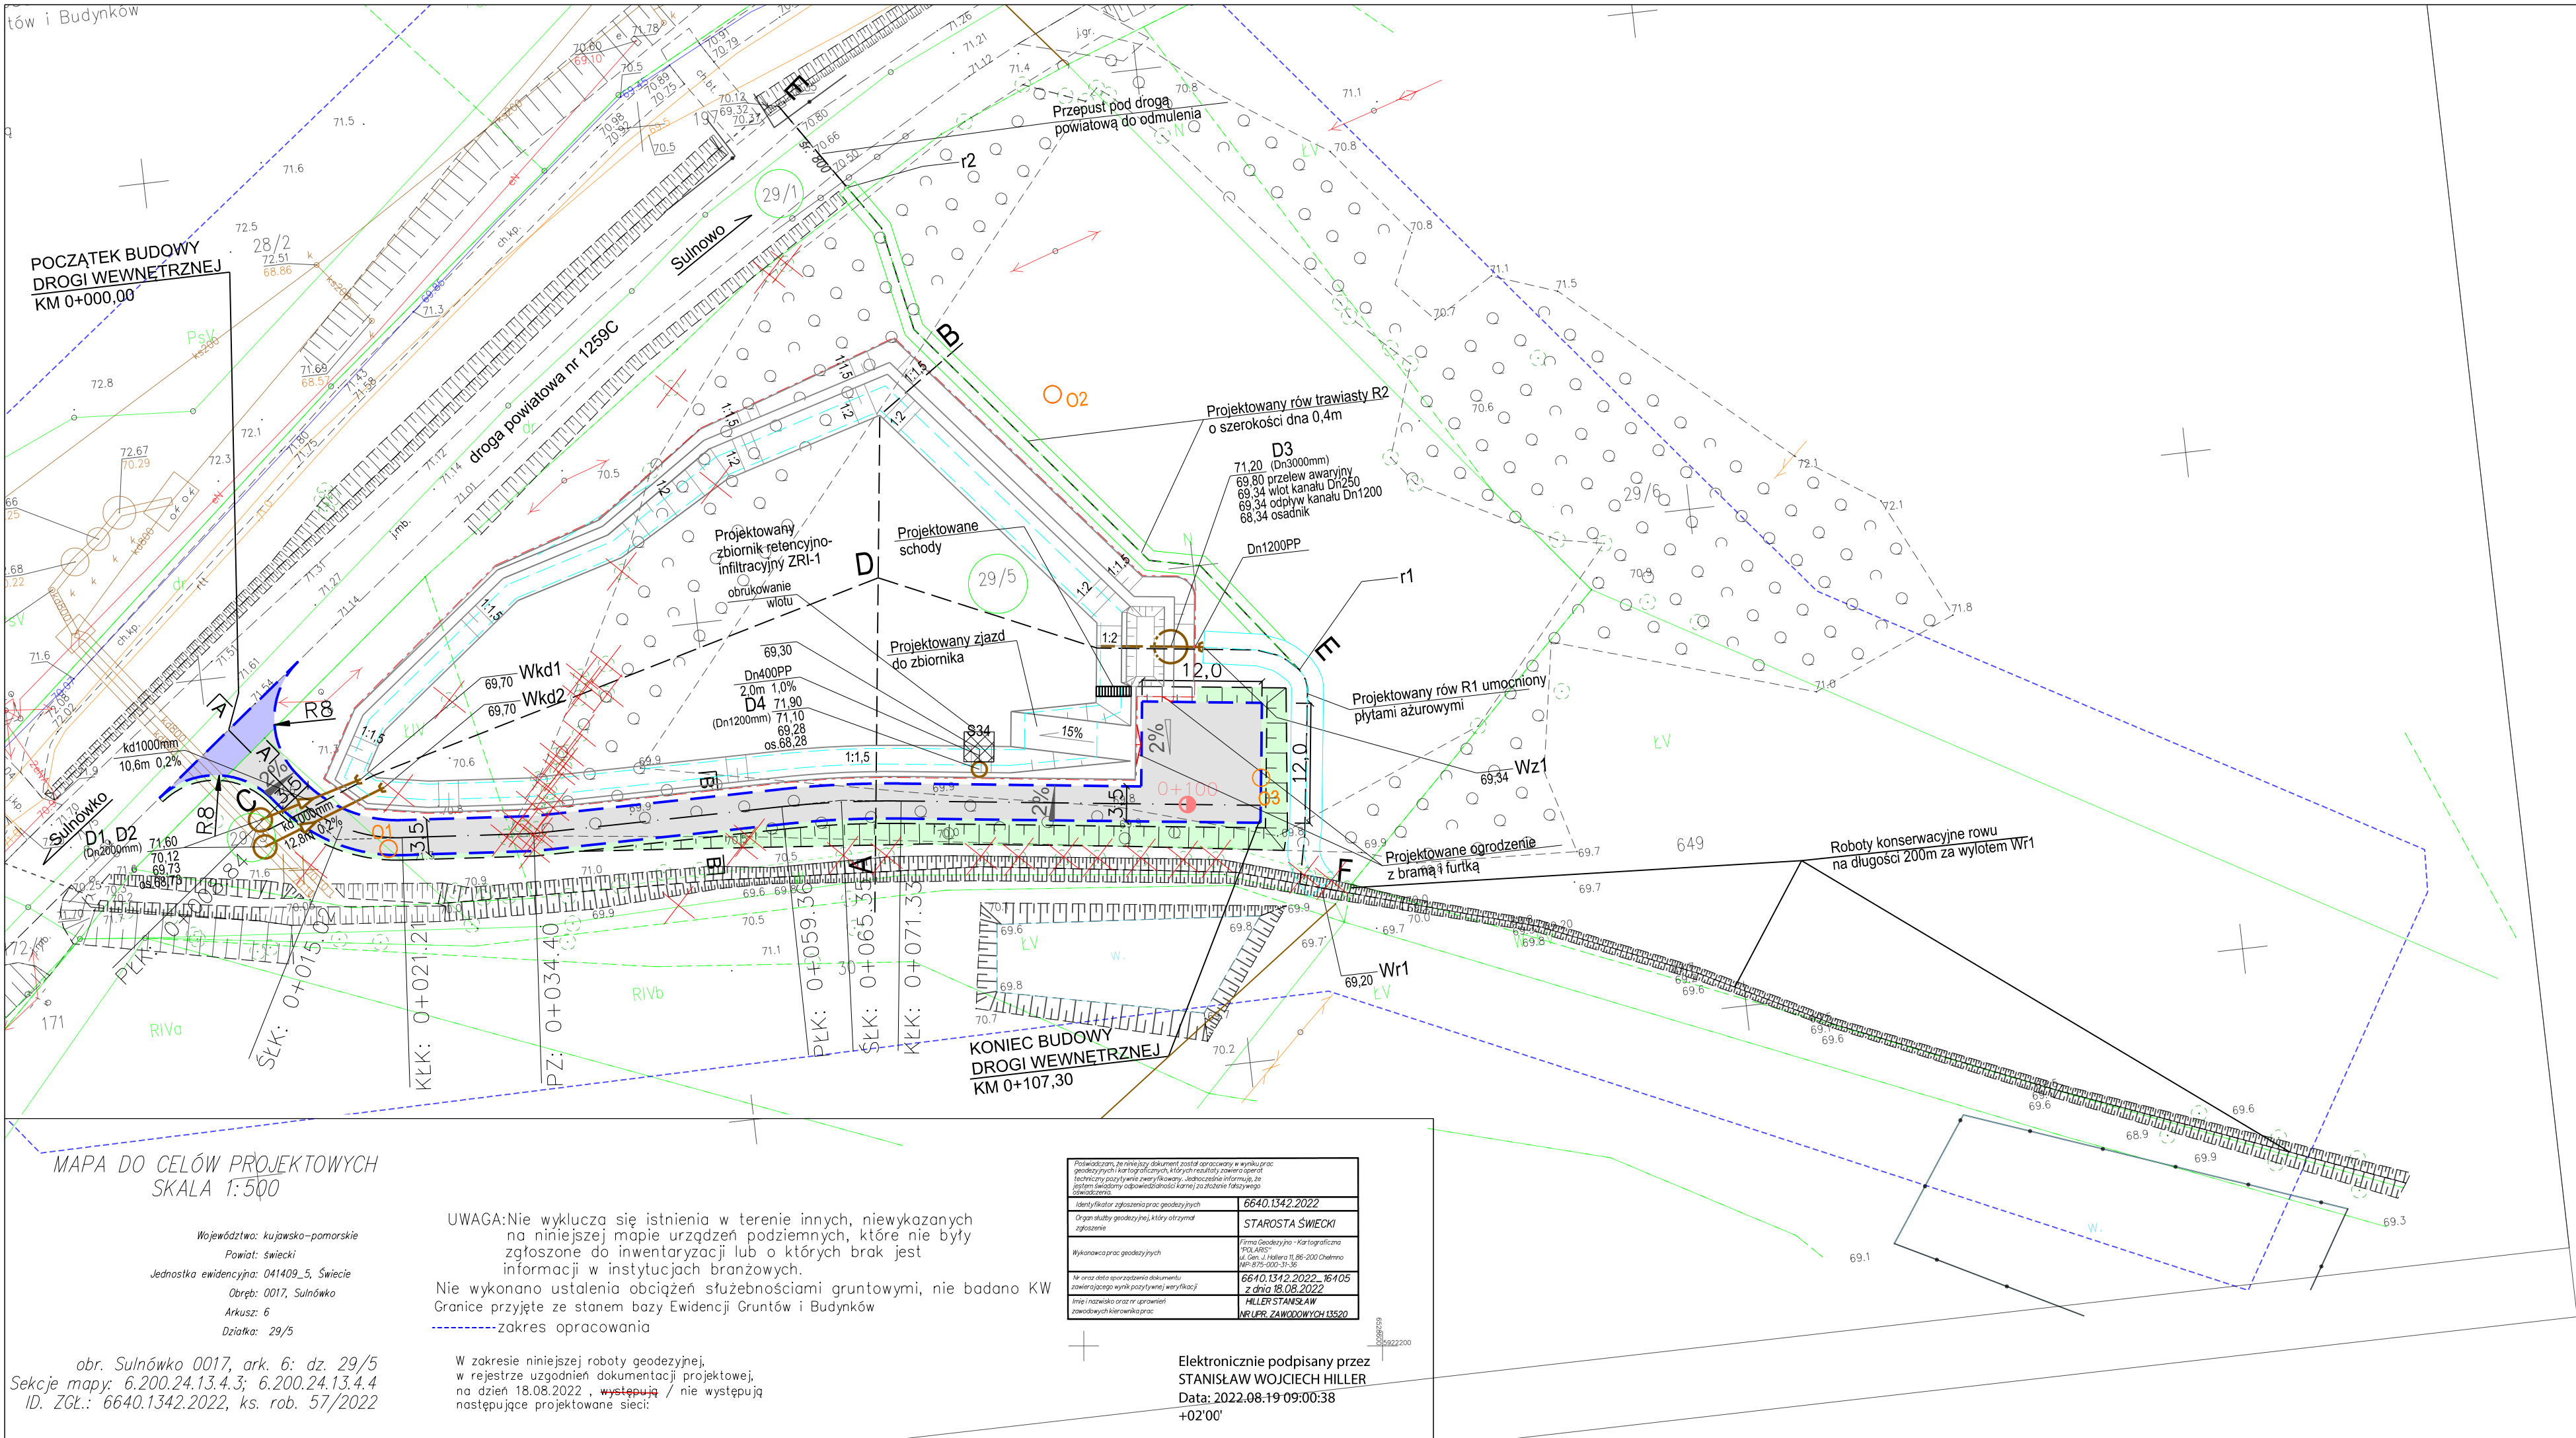

LEGENDA:

- 29/5
- działki w zasięgu oddziaływania inwestycji
- proj. opornik bet. 12x25 cm, wtopiony
 - proj. jezdnia z płyt ażurowych typu YOMB, gr. 12,5 cm
 - proj. zjazd z płyt ażurowych typu YOMB, gr. 12,5 cm
 - proj. zieleń, humus obsiany mieszańką traw, gr. 10 cm
- projektowana kanalizacja deszczowa
- projektowana studnia kanalizacji deszczowej
- projektowany wylot
- odcinki do wyłączenia
- projektowany rów trawiasty
- projektowany rów umocniony
płytami ażurowymi
- projektowany zbiornik retencyjno-infiltracyjny
- projektowane ogrodzenie zbiornika
drzewa do wycinki

za zgodność z oryginałem
mapy do celów projektowych
w zakresie symboli, znaków, treści i skali
Łukasz Nowakowski
POM/0246/POOS/09

NAZWA ZAMIERZENIA BUDOWLANEGO:	Budowa zbiornika retencyjnego, budowa kanalizacji deszczowej, budowa rowu, budowa drogi wewnętrznej w Sulnówku.	PROJEKT BUDOWLANY
ADRES	Sulnówko, działki nr 041409_5.0017.AR_6.29/1, 041409_5.0017.AR_6.29/3, 41409_5.0017.AR_6.29/5	DATA MAJ 2023
INWESTOR	Gmina Świecie, ul. Wojska Polskiego 124, 86-100 Świecie	SKALA 1:500
RYСУNEK	PROJEKT ZAGOSPODAROWANIA TERENU	NR RYS 1
PROJEKTANT	Łukasz Nowakowski	SPECJALNOŚĆ sanitarna
SPRAWDZAJĄCY	Marcin Kukliński	NR UPRAWNIEN KUP/0142/POOS/12
		PODPIS BRANŻA sanitarna