

PREZYDENT MIASTA BYDGOSZCZY

Bydgoszcz, 2018.02.06

WAB.II.6743.809.2017.AL

Nr rej. 16925

ZAŚWIADCZENIE

Na podstawie art. 30 ust. 5aa, art. 80 ust. 1 pkt 1, art. 82 ust. 2 ustawy z dnia 7 lipca 1994r. – Prawo Budowlane (t. j. Dz. U. z 2017, poz. 1332 ze zm.) oraz art. 92 ust. 1 pkt 2 ustawy z dnia 5 czerwca 1998r. o samorządzie powiatowym (Dz. U. z 2016r., poz. 814, j.t. ze zm.)

Prezydent Miasta Bydgoszczy zaświadcza, że:

brak jest podstaw do wniesienia sprzeciwu wobec zgłoszenia wpływ do organu w dniu 13.12.2017 r., uzupełnionego w dniu 22.01.2018 r. dotyczącego **budowy oraz przebudowy sieci ciepłowniczej wraz z budową przyłączy ciepłowniczych i kanalizacją teletechniczną na działkach nr ew. 3, 5/3, 6/2, 9/8, 9/14, 50/12, 50/24, 50/46, 52/2, 52/4, 53/1, 54/13 w obrębie 80 przy ul. Unii Lubelskiej w Bydgoszczy w ramach zadania pn. „Przebudowa sieci ciepłowniczej DN400 od pkt. A w pobliżu komory K-3, K-4 przy ul. Unii Lubelskiej do pkt B na terenie basenu zewnętrznego ASTORII w Bydgoszczy.”**

Jednocześnie informuje się, iż wydanie niniejszego zaświadczenia wyłącza możliwość wniesienia sprzeciwu, o którym mowa w art. 30 ust. 6 i 7 ustawy z dnia 7 lipca 1994r. Prawo budowlane oraz uprawnia inwestora do rozpoczęcia robót budowlanych objętych zgłoszeniem.

Wykonanie zamierzenia wymaga zachowania następujących warunków:

- obowiązuje wytyczenie obiektu w terenie przez uprawnionego geodetę;
- budowa winna być prowadzona zgodnie z obowiązującymi przepisami i w sposób gwarantujący zachowanie bezpieczeństwa ludzi i mienia;
- budowę prowadzić pod nadzorem osoby uprawnionej, w sposób zapewniający poszanowanie uzasadnionych interesów osób trzecich;
- uwzględnić uwagi czynników opiniujących i uzgadniających, a w szczególności wynikające z uzgodnienia Wydziału Gospodarki Komunalnej Urzędu Miasta Bydgoszczy z dnia 7.04.2017 r. znak:WGK.III.7012.22.2017.JM oraz decyzji Zarządu Dróg Miejskich i Komunikacji Publicznej w Bydgoszczy z dnia 24.02.2017r. Nr UP 161/2017,
- dokonać powykonawczej inwentaryzacji geodezyjnej.

z up. PREZYDENTA MIASTA



Danuta Jelinska
Zastępca Dyrektora Wydziału
Administracji Budowlanej

Otrzymują:

1. Komunalne Przedsiębiorstwo Energetyki Ciepłej sp. z o.o.
reprezentowana przez pełnomocnika p. Adama Jankowskiego
z Energoexpert Sp. z o.o.
ul. Karłowicza 11a, 40-145 Katowice
2. a/a

Do wiadomości :


1. PINB-wm.


INSPEKTOR
2018
Archiwizacja

Mapa do celów projektowych
skala 1:500

Bydgoszcz - ul. Marcinkowskiego, Królowej Jadwigi, Unii Lubelskiej

jedn.ew.: m.Bydgoszcz (046101_1)
obręb: 78,79,80,81,110,114,128
ark.mapy: 6.193.20.10.1.2, 2.1-2.4, 4.2
PUWG: 2000 strefa 6
ukł.wys.: Amsterdam

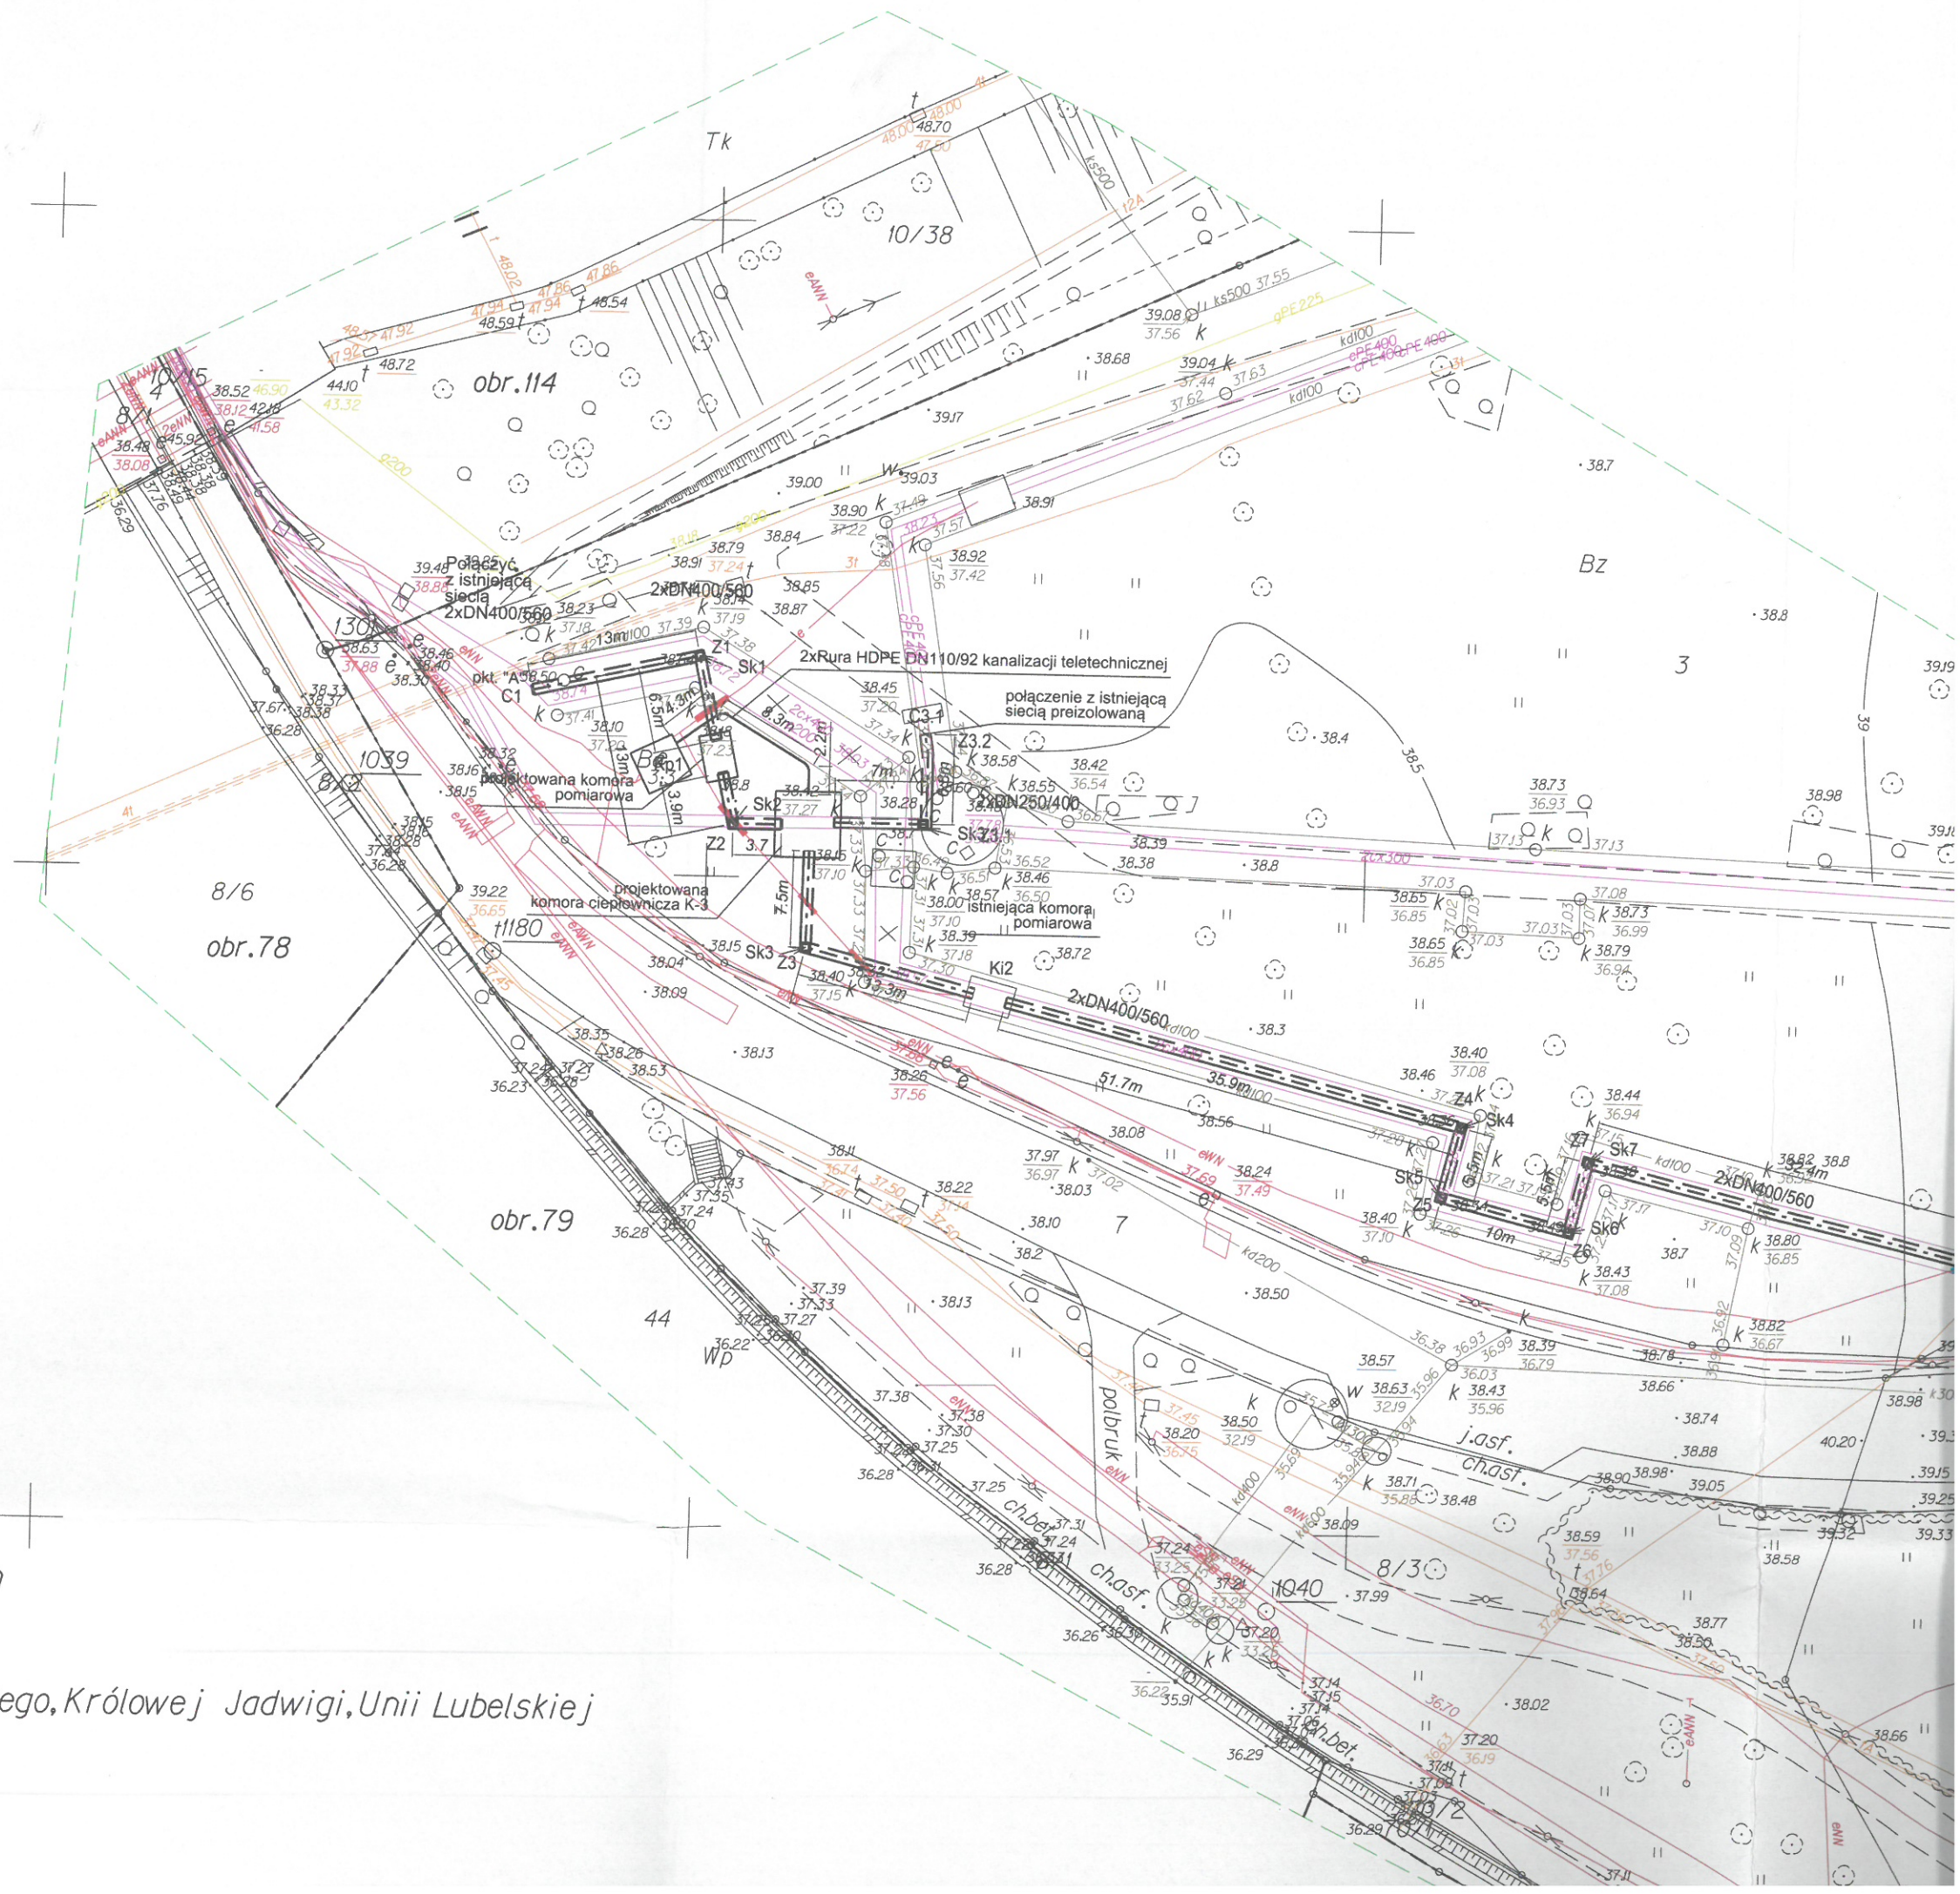

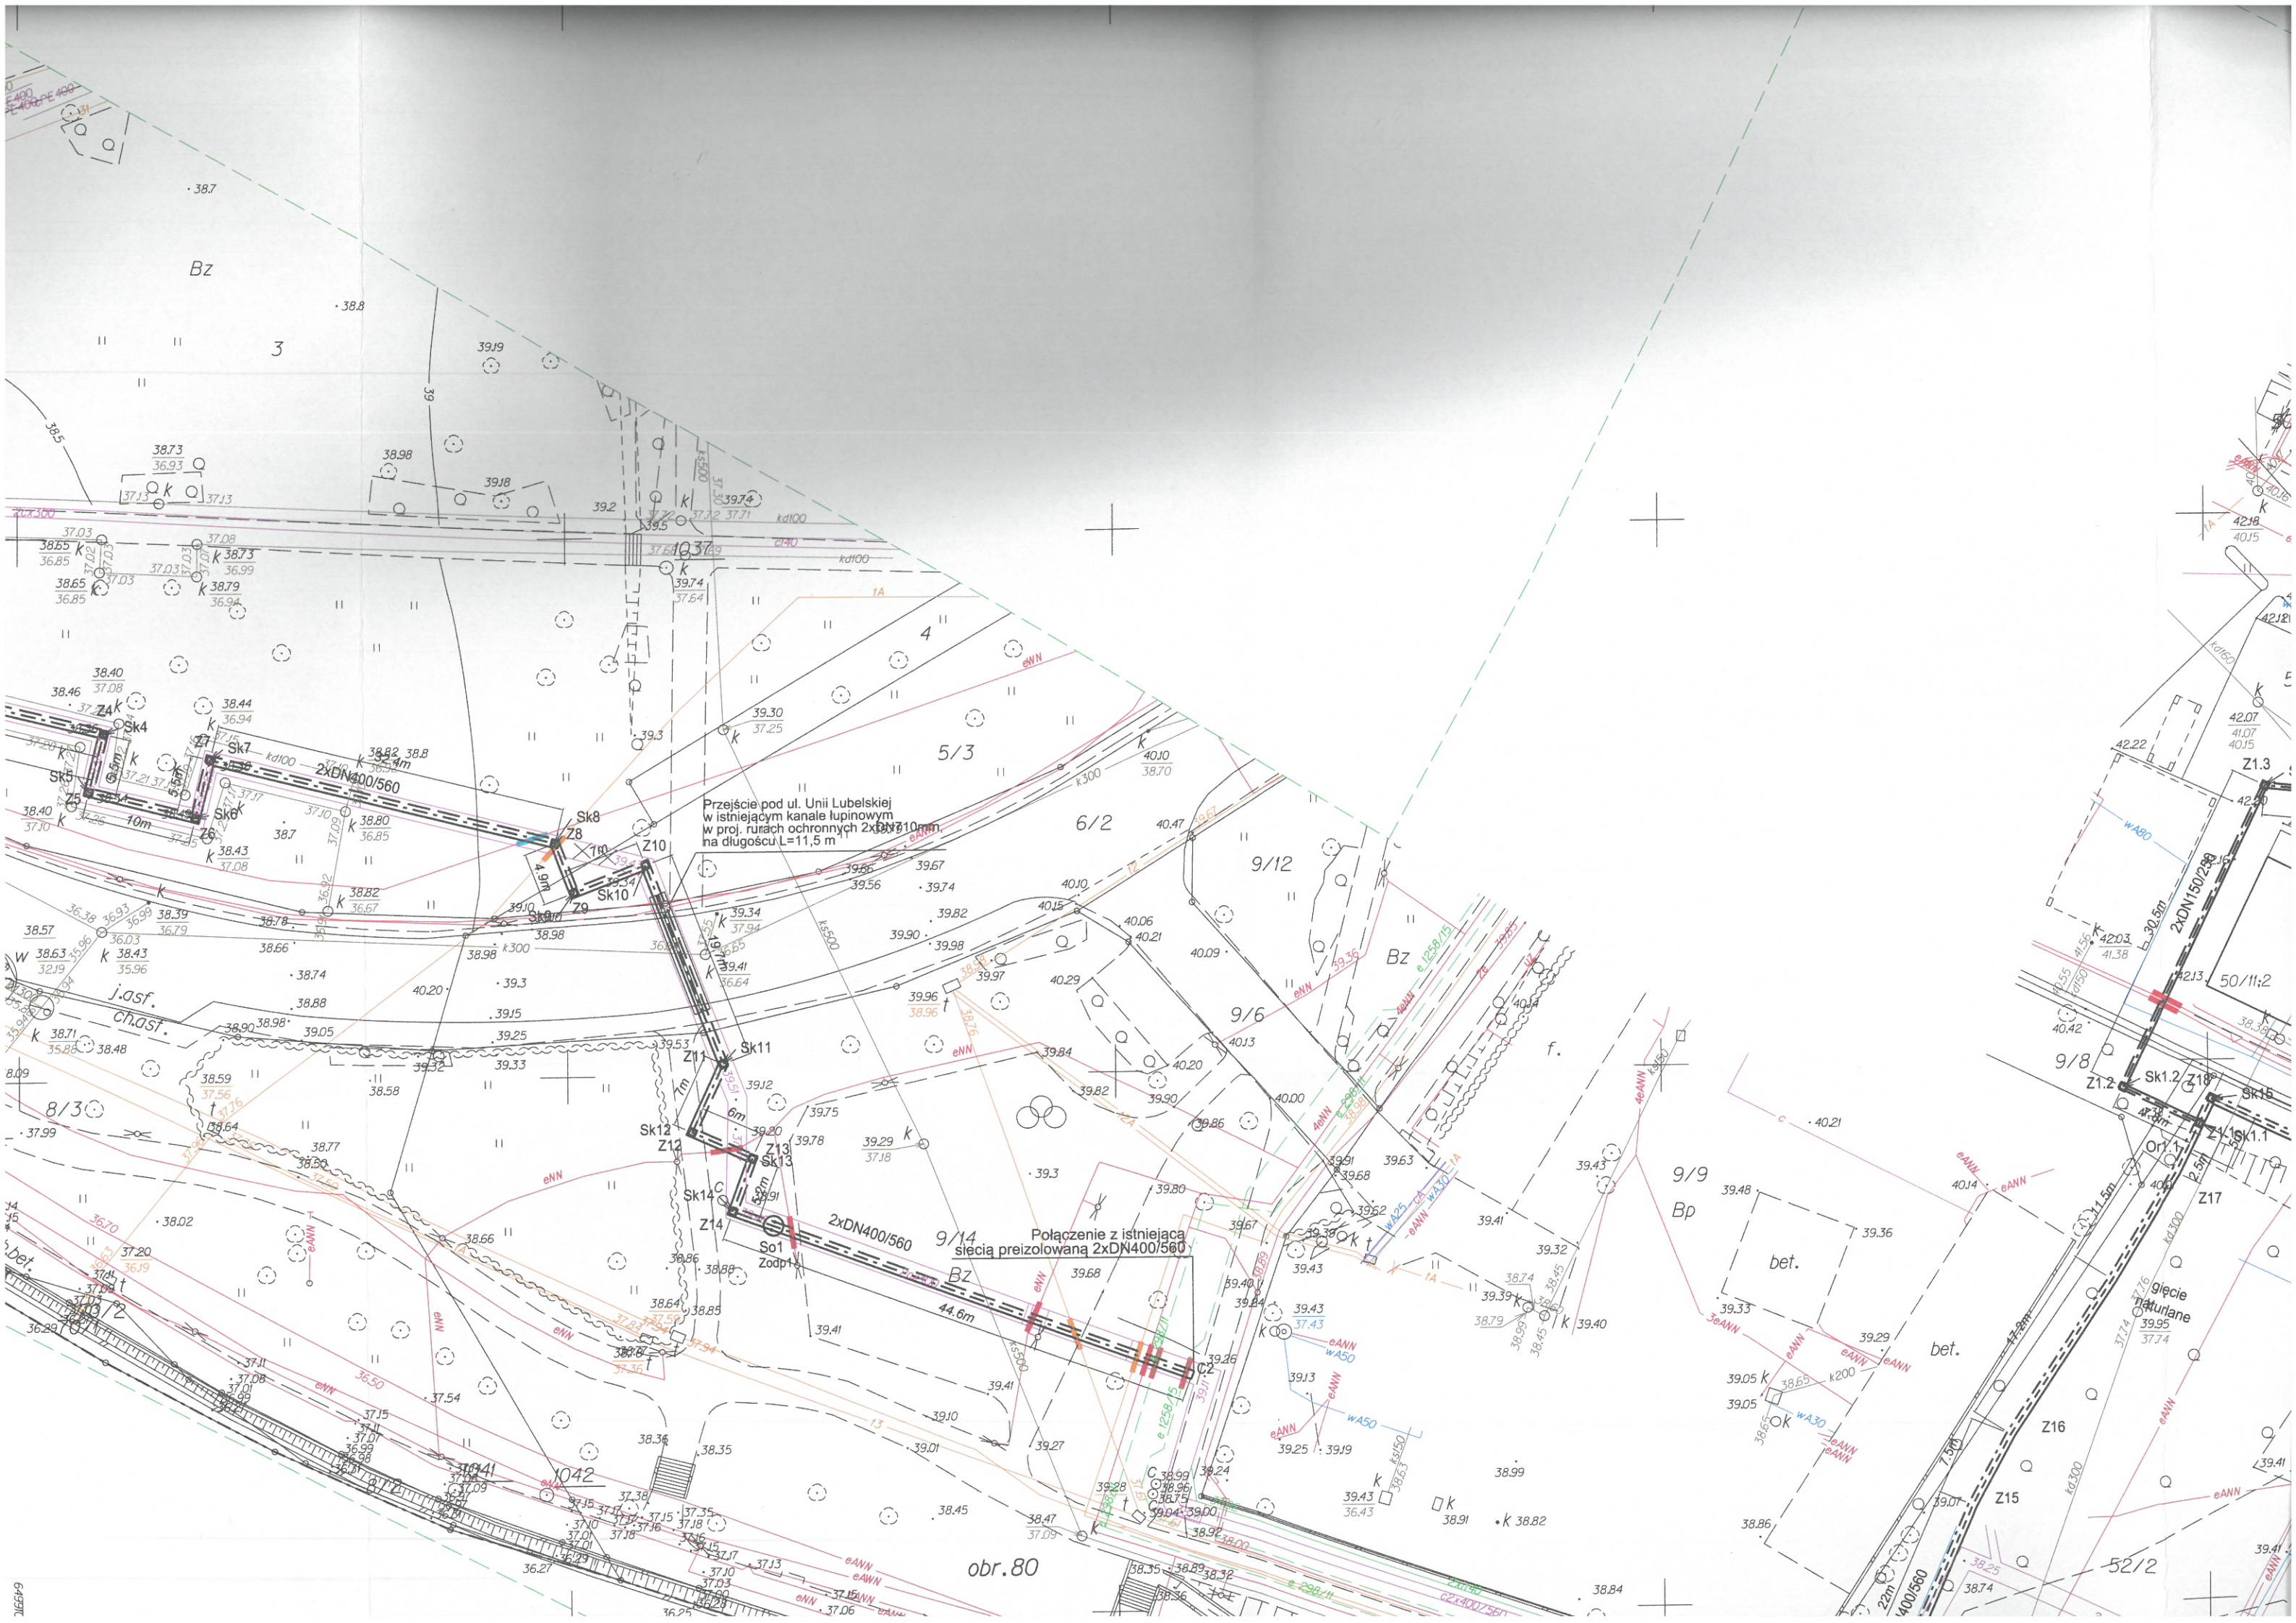


Przebieg pod ul. Unii Lubelskiej
w istniejącym kanale łupinowym
w proj. rurach ochronnych 2x DN110 mm
na długości L=11,5 m

Połączenie z istniejącą
siecią preizolowaną 2x DN400/560

obr.80

52/2

DN [mm]	
25	
32	
65	
100	
250	
300	
450	
500	
600	

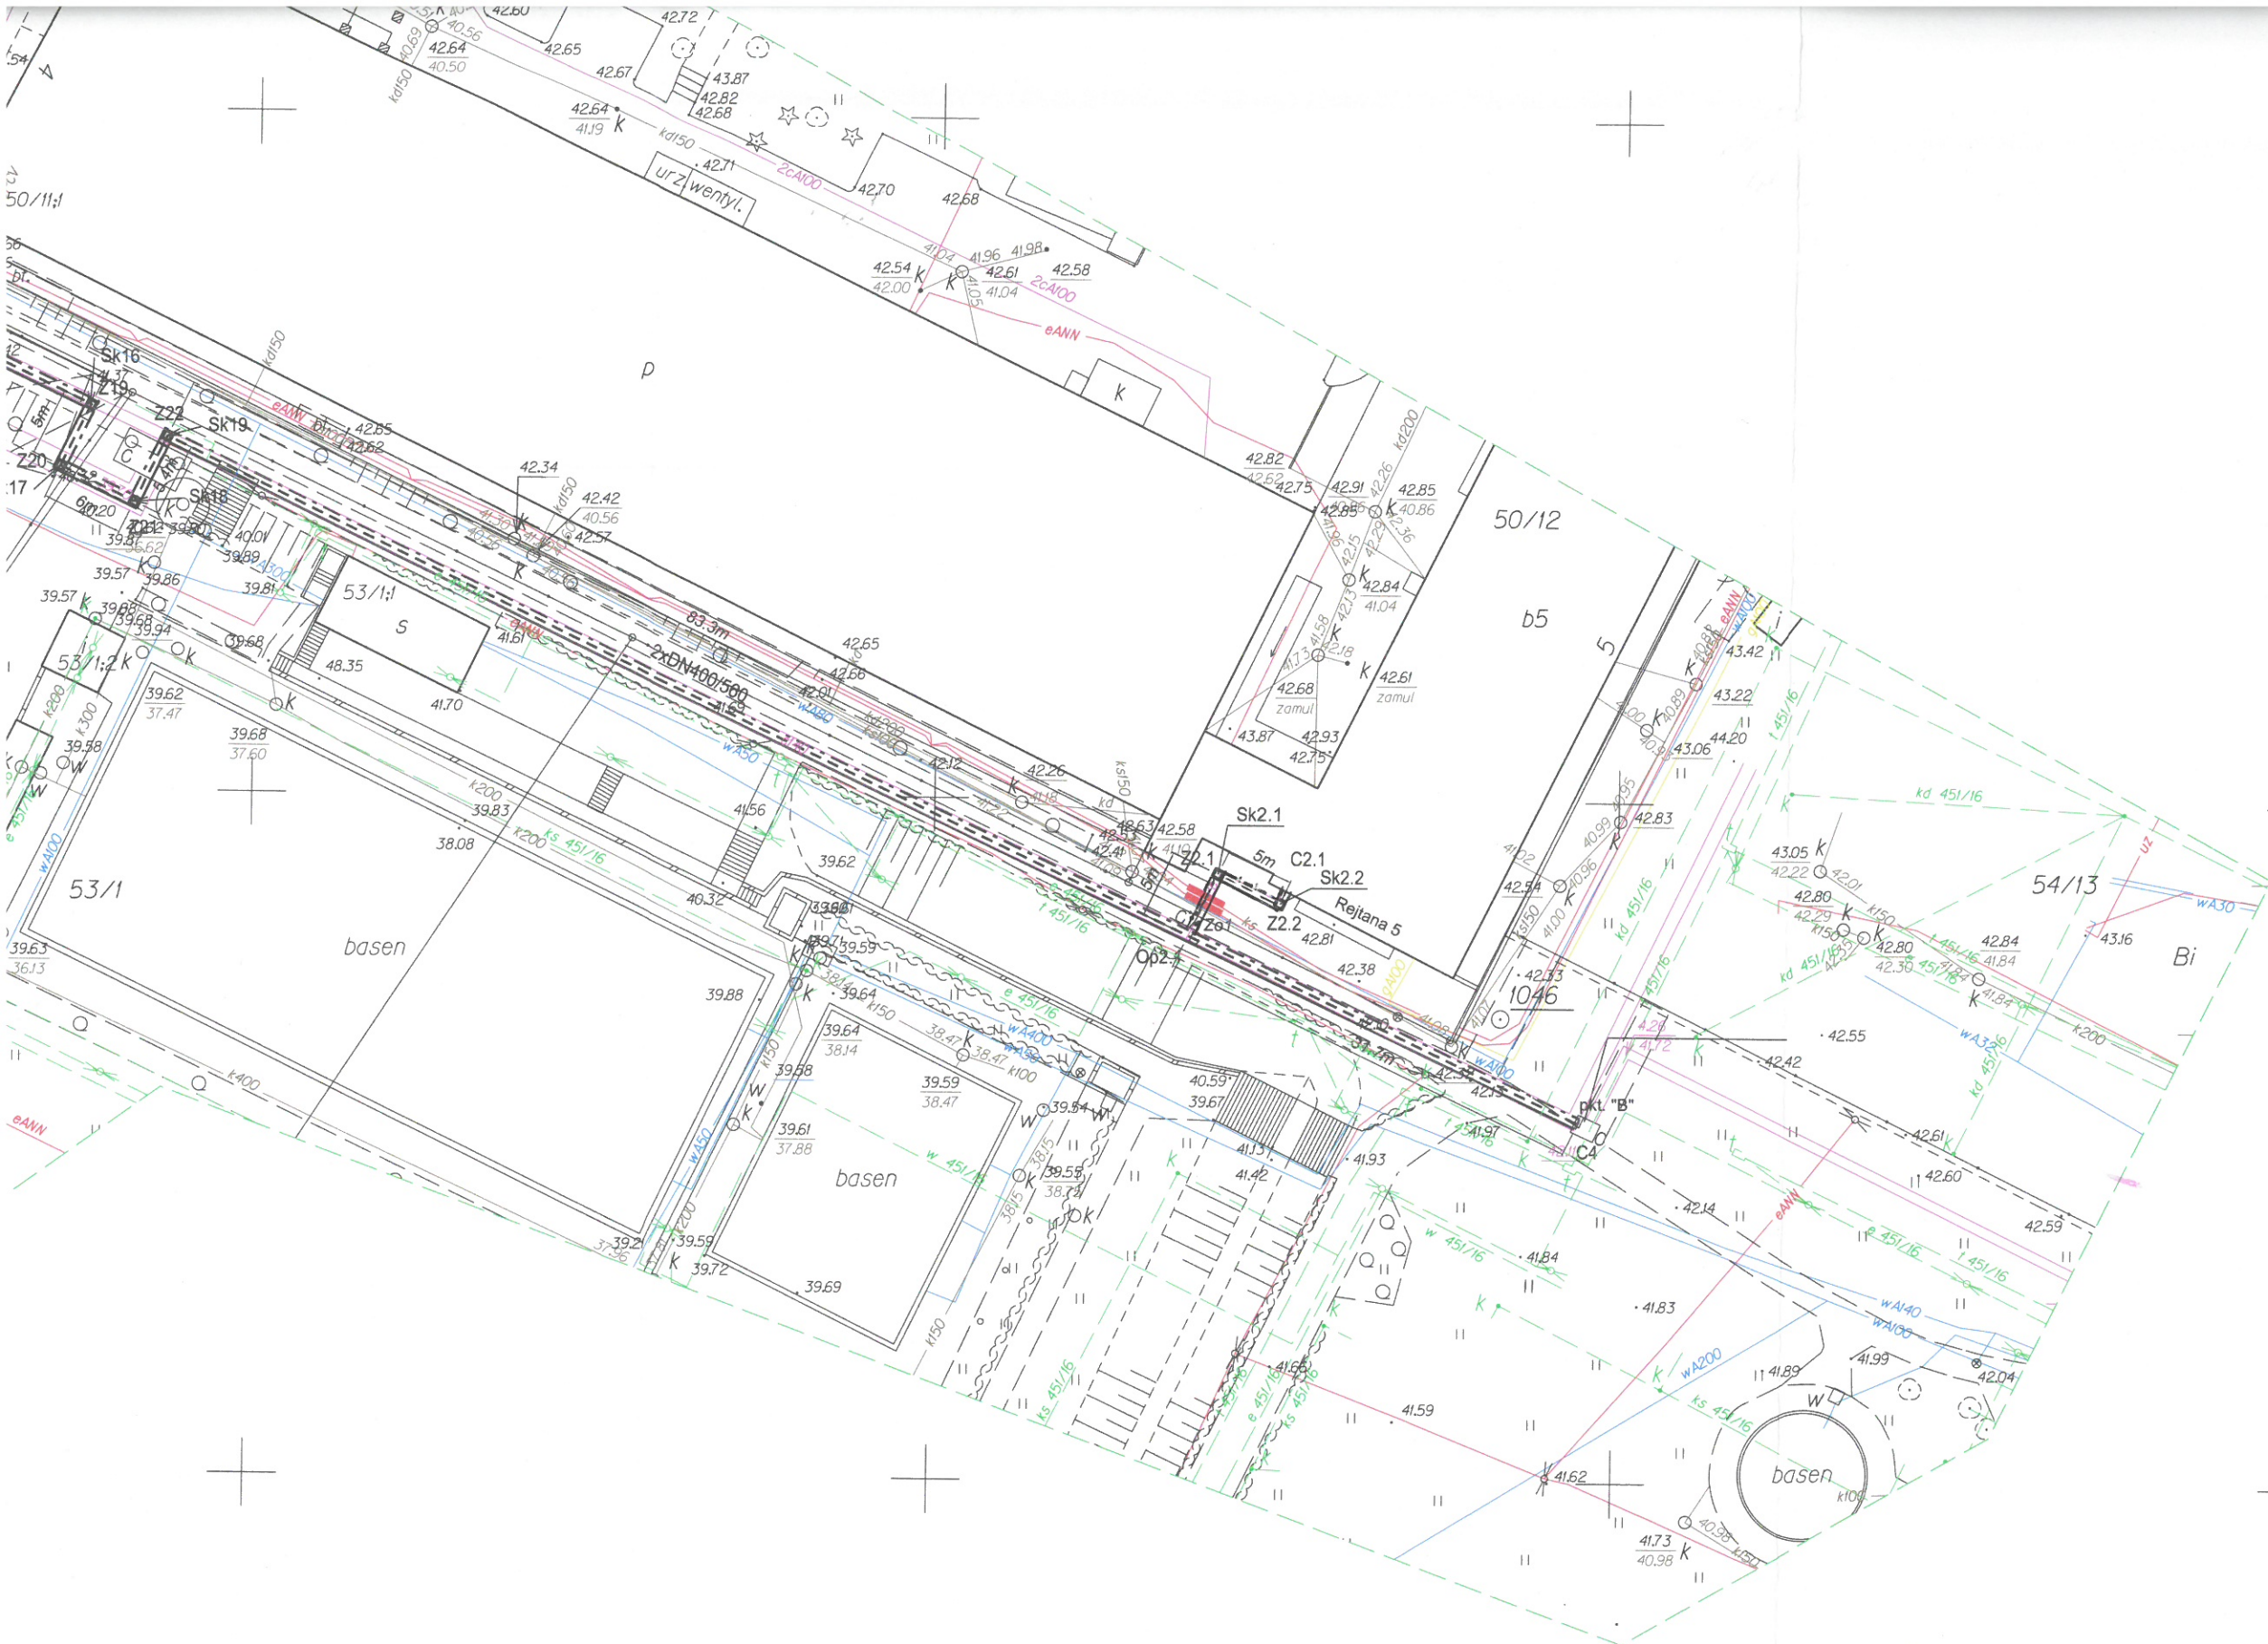

UKŁAD MIASTA
Bydgoszcz
Wydział Administracji Budowlanej

Załącznik do decyzji
znak SK.3.809.2017.AL
nr ...
z dnia 06.02.2018

LEGENDA

- projektowana sieć ciepłownicza i przyłącza
- projektowana kanalizacja teletechniczna 2xØ40/3,7
- studnia teletechniczna
- zakres aktualizacji mapy do celów projektowych
- Sch projektowana studzienka
- Zo projektowane zawory odcinające
- komora przewidziana do likwidacji
- istniejąca sieć ciepłownicza do zamulenia/likwidacji
- zakres aktualizacji mapy
- rura ochronna dwudzielna PVC lub PE, L=3m Ø160
- rura ochronna dwudzielna PVC lub PE, L=3m Ø120
- rura ochronna dwudzielna PVC lub PE, L=3m Ø110

UWAGA:
Wszystkie prace budowlane w rejonie drzew i krzewów będą prowadzone ręcznie, aby w maksymalnym stopniu chronić ich korzenie.

W miejscu skrzyżowań i zbliżeń z kablami elektrycznymi i teletechnicznymi będą zastosowane zabezpieczenia kabli rurami dzielonymi typu Arota.

Kable/kanalizacje kablowe kolidujące z wykopem zabezpieczyć przez podwieszenie

Drzewa i krzewy kolidujące z projektowanymi elementami przewidziano do wycinki.

energoekspert sp. z o.o. energia i ekologia 40-145 Katowice, ul. Karłowicza 11A tel. 32/ 351-36-70, fax. 32/ 351-36-75 e-mail: biuro@energoekspert.com.pl www.energoekspert.com.pl		KOMUNALNE PRZEDSIĘBIORSTWO ENERGETYKI CIEPŁEJ SP. Z O.O. 85-315 Bydgoszcz, ul. Ks. Józefa Schulza 5 tel. (52) 30 45 247, fax (52) 30 45 470 e-mail: sekretariat@kpec.bydgoszcz.pl www.kpec.bydgoszcz.pl	
Tytuł opracowania Przebudowa sieci ciepłowniczej 2xDN400 w rejonie ulic Unii Lubelskiej, Królowej Jadwigi, Dworcowej, Obrońców Bydgoszczy w Bydgoszczy - Astoria		Tytuł rysunku Etap I	
Projektował mgr inż. Andrzej Brzenk specjalność instalacyjno-inżynierska w zakresie sieci sanitarnych upr. bud. nr ewiden. 327/80 i 864/93	Sprawdził mgr inż. Janusz Bania specjalność instalacyjno-inżynierska w zakresie sieci, instalacji urządzeń cieplnych, wentylacyjnych, gazowych, wodociągowych i kanalizacyjnych upr. bud. nr ewiden. 793/01	Opracował mgr inż. Damian Gierad	Data 05.2017r.
Podpis	Podpis	Podpis	Nr rysunku UZ-29.2016/E-01