


RZUT PARTERU

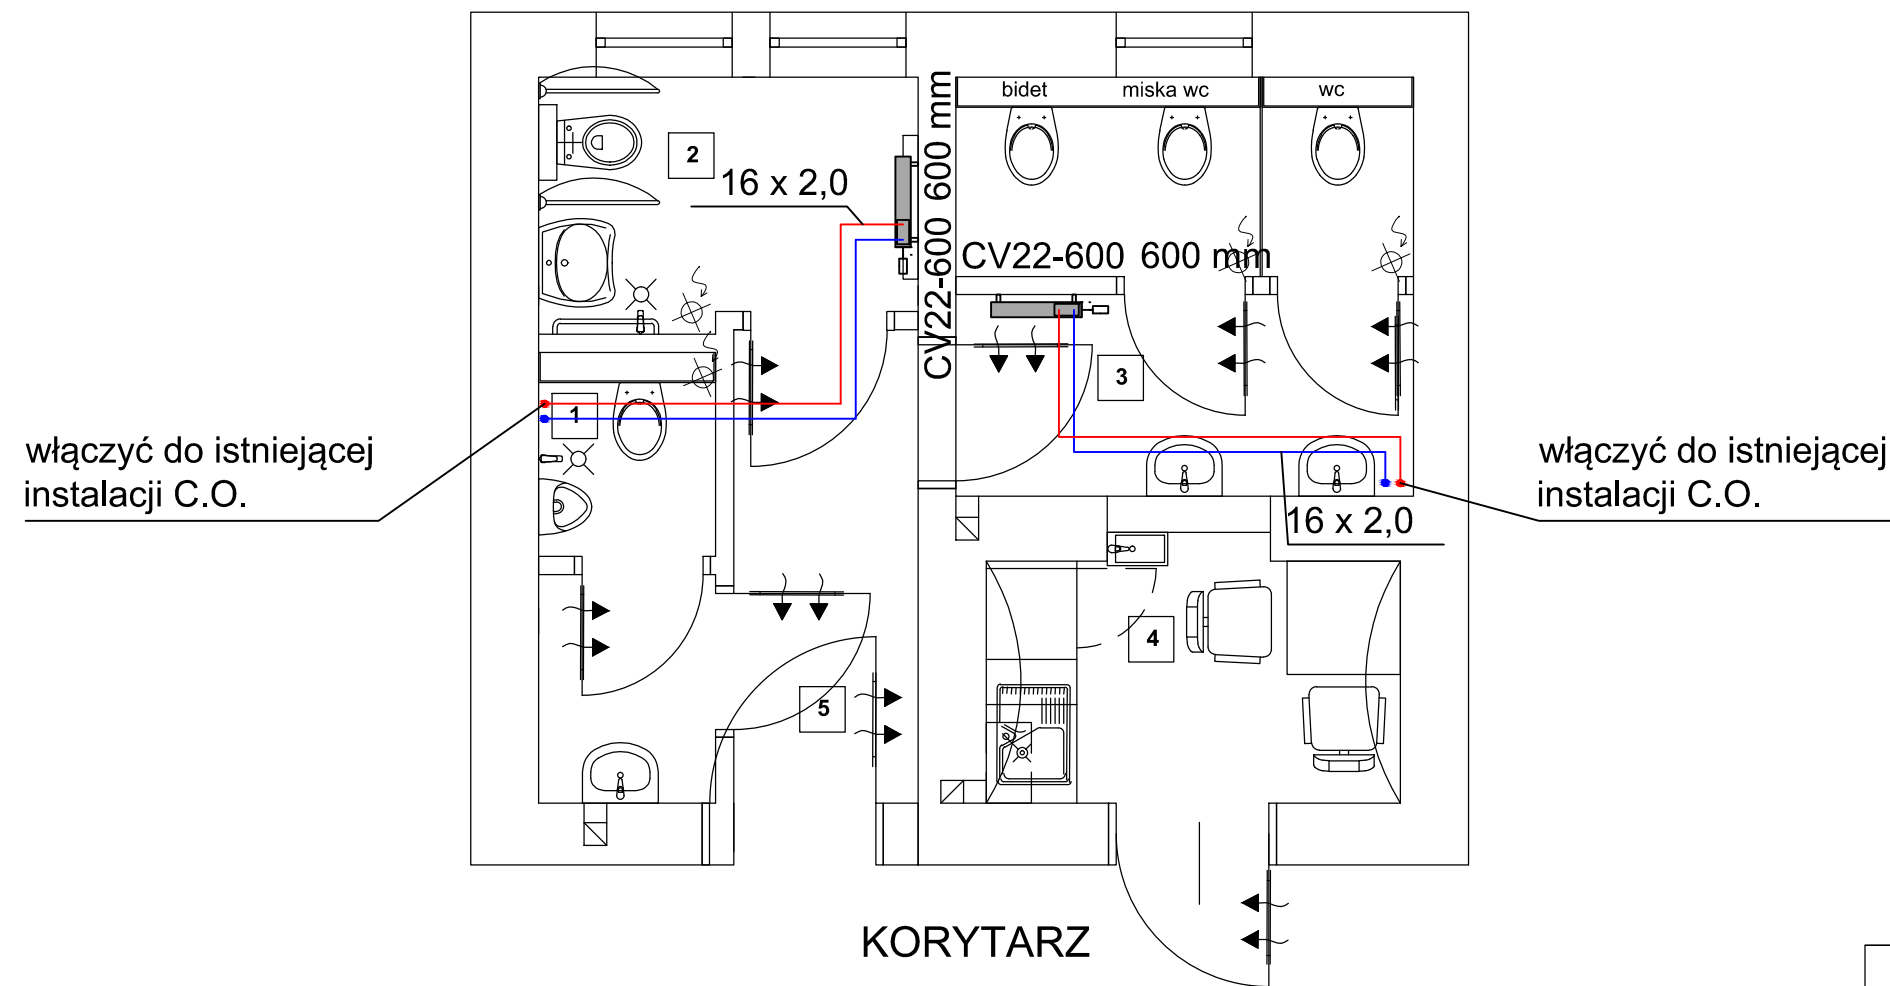

LEGENDA:

CV22-600 600 mm



- grzejnik dwupłytkowy o wysokości 600mm i długości 600mm

-zasilanie instalacji centralnego ogrzewania

-powrót instalacji centralnego ogrzewania



Pracownia Projektowa i Realizacja
Inwestycji MONARCH Monika Szumielska
NIP 697-145-90-00
tel. 691 126 007
monika@monarch.com.pl
ul. Karpińskiego 16, 64-100 Leszno
Adres biura: ul. Okrężna 10/14, 64-100 Leszno

**DOSTOSOWANIE SANITARIATÓW URZĘDU MIEJSKIEGO GMINY RAWICZ
DLA POTRZEB OSÓB NIEPEŁNOSPRAWNYCH**

**RZUT PARTERU
INSTALACJA CENTRALNEGO OGRZEWANIA**

SKALA : 1:50 Branża : INSTALACJE SANITARNE

Nr rys. : S.03 Lokalizacja : działka nr. ewid. 488/7, obręb nr 0001 Rawicz, nr jednostki ewid. 302205_4 Rawicz

DATA : 04/2024 Inwestor : GMINA RAWICZ ul. Piłsudskiego 21, 63-900 Rawicz

Instalacje sanitarne- Projektant
mgr inż. Kamila Szyszka
uprawnienia budowlane do projektowania w specjalności architektonicznej bez ograniczeń
nr ewid. WKP/0190/PWOS/22

STADIUM OPRACOWANIA: PT